


※器具位置は構造都合により変わることがあります。  
 ※本図は電気図につき平面図の記載につきましては  
 意匠図を優先します。

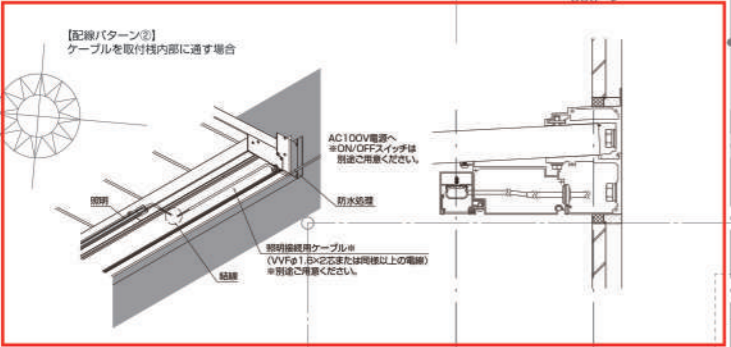


電気設備凡例	
●	片切スイッチ
●3	3路スイッチ
●H	ほたるスイッチ
●P	パイロットスイッチ
●PH	パイロット・ほたるスイッチ
●RAS	人感センサー付スイッチ
↗	調光スイッチ
○	引掛けシーリング
○	ダウンライト 温白色
○B	ブラケットライト 温白色
○S	スポットライト
○	2口コンセント
○AC	エアコン用コンセント
○E	アース付コンセント
○FP	防水コンセント
○EV	EVコンセント
○D	直結電源
○G	ガス栓
○TV	テレビ端子
○	空配管(CD管+呼び線)
○	インターホン(親機)
○	インターホン(玄関子機)

カメラ付玄関子機+モニター付親機+モニター付子機
・V L-SWE210KLA / Panasonic
・WS-14A / アイホン
給湯器リモコン
浴室換気乾燥機リモコン
床暖房リモコン
ジャンクションボックス
電気メーター
ガスメーター
電気錠
分電盤

・専用回路: エアコン、浴室換気乾燥機、食洗機、電子レンジ  
 ・母屋下がりエアコンコンセント位置: 現場調整

取付高さ	
①	エアコン用コンセント
②	冷蔵庫用コンセント
③	24H換気用給気口
④	インターホン(親子)・リモコン等
⑤	洗濯機用コンセント
⑥	スイッチ
⑦	電子レンジ用コンセント
⑧	コンセント・台所給気口

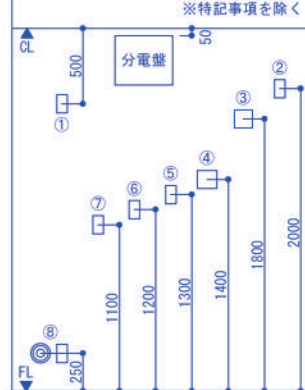

準耐火仕様(イ-2)

# 電気図

2024. 11. 09 作成  
 2024. 更新

申請者名	有限会社セレクト様
申請場所	横浜市港北区新吉田東5丁目

設計年月日	2024/09/04
変更年月日	
営業	
設計	
工事	
承認	

Architecture Design Office  
 株式会社 シダーブレッジ  
 一級建築士事務所登録 第15880号

工事名称	港北区新吉田東5丁目Ⅲ 工事設計図
図面名	2階 平面図
縮尺	1/50
図面番号	